


CAIXA DE GORDURA - 120L

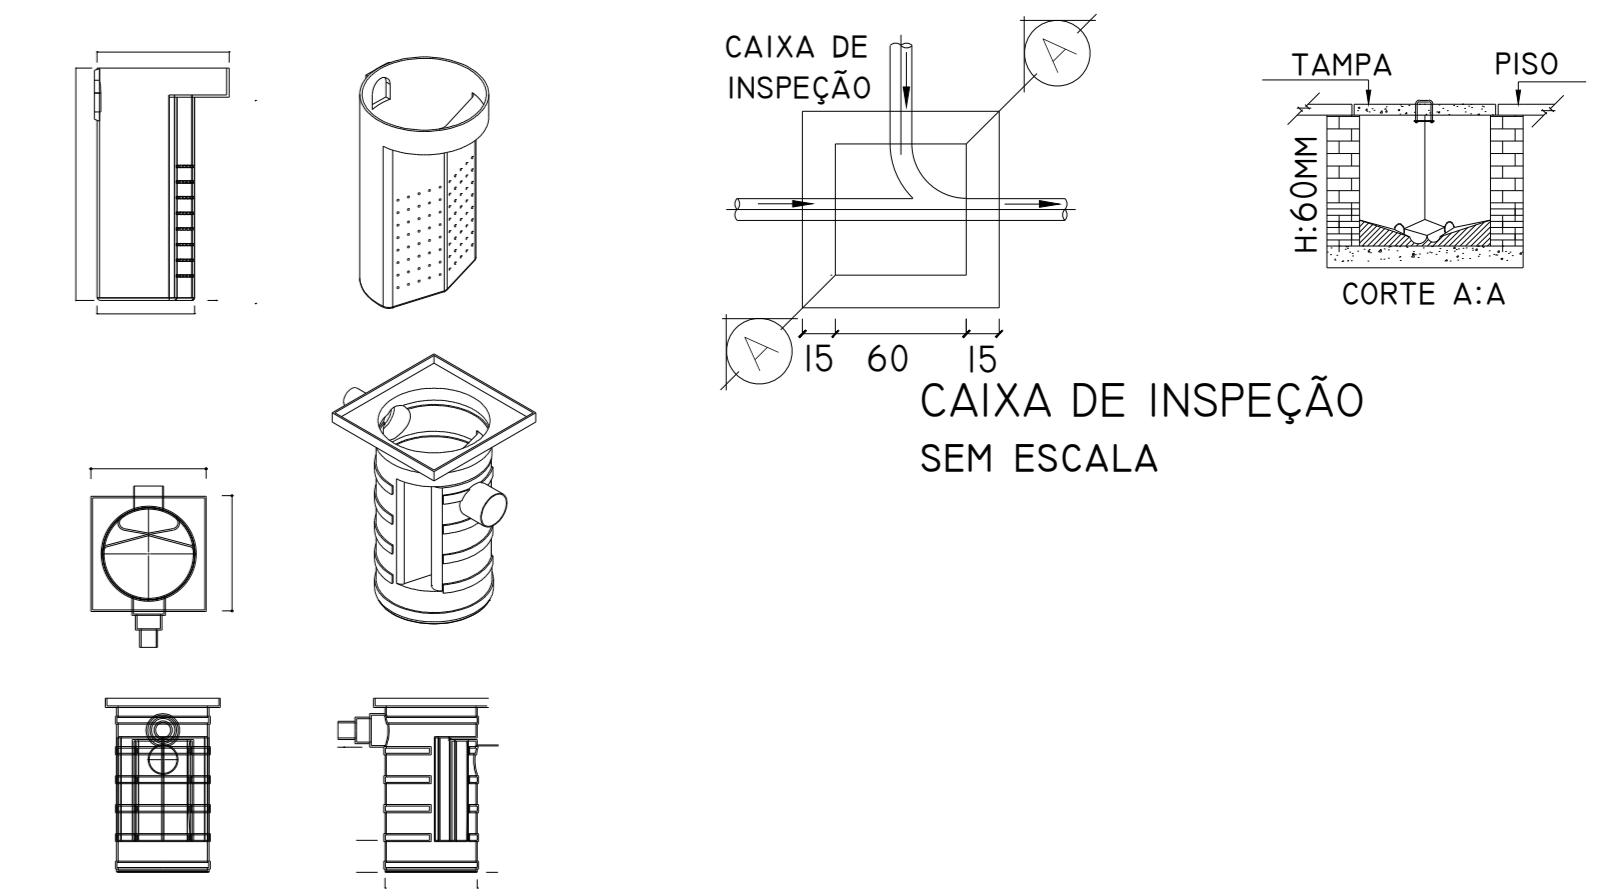

Legenda	
	Caixa Sifonada
	Caixa Sifonada Com Tampa
	Caixas Inspeção Esgoto Simples
	Caixas de passagem
	Joelho 90
	Chuveiro Residencial
	Joelho 45
	Joelho 90° Serie R coluna
	Junção simples
	Junção simples c/ redução
	Junção simples- coluna
	Luva simples
	Poço de visita de esgoto
	Ramais de Ventilação
	Ramais de Ventilação em Cruz
	Redução excêntrica- superior
	Te sanitário

1 PLANTA BAIXA  
ESCALA 1/80

MUNICÍPIO DE IRATI

DESCRIÇÃO: Construção do Centro de Ensino Municipal de Irati	ESCALA: INDICADA
ENDEREÇO DO OBJETO: Lote 19 da Quadra 21 - Centro - Irati, SC	DATA: MARÇO/2022
CONTEÚDO: ARQUITETÔNICO	N. DO PROJETO: ÁREA: 2.501,42 M <sup>2</sup>
Eng. Civil Fabiana Grandi CREA/SC 125595-6 Mat. 14200/01	Neuri Meurer Prefeito Municipal Município de Irati
	01 /03