



PLANTA BAIXA

DETALHE 01 -CAIXA COLETORA C/BOCA DE LOBO - TUBO Ø40cm
Escala 1:25

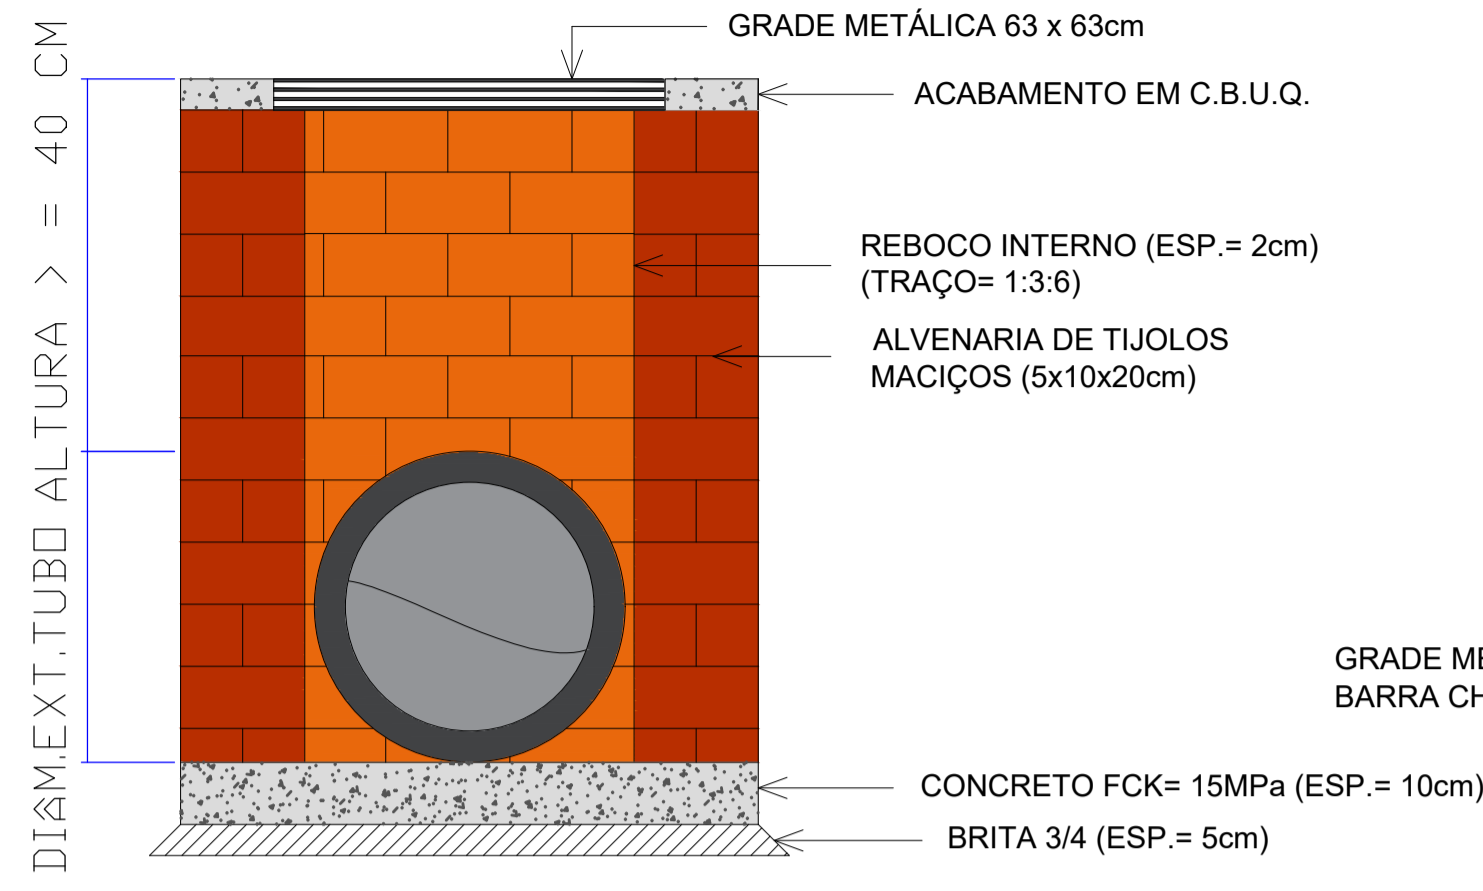

CORTE A-A

GRELHA (63X63)cm

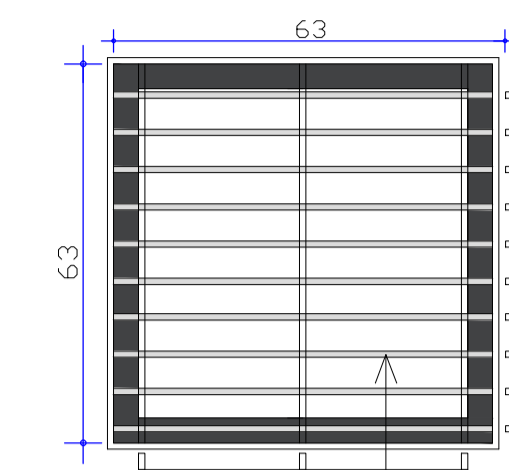

GRADE METÁLICA 63 x 63cm
BARRA CHATA 1.1/2" x 3/8"


CAIXA ÁGUA

Quadra n-18

RUA SÃO JORGE

Quadra n-14

RUA INDEPENDÊNCIA

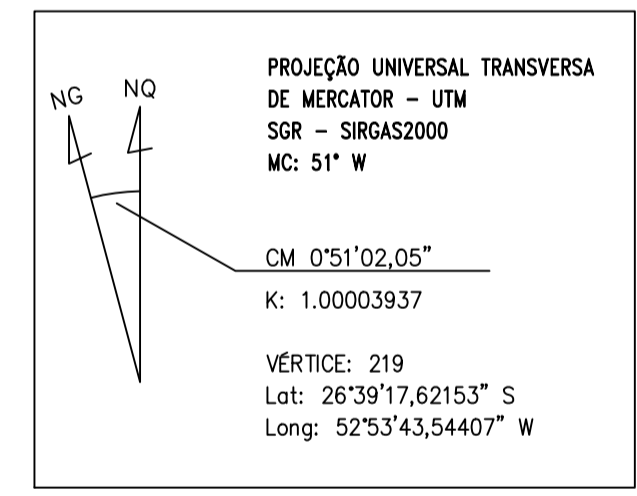

LEGENDA

- Boca de Lobo (A Executar)
- Boca de Lobo Existente
- Tubulação ø indicado (A Executar)
- Tubulação ø indicado (Existente)

IMPLANTAÇÃO - DRENAGEM PLUVIAL
Escala 1/500

APROVAÇÃO/CARIMBO:			
PROJETO:	DRENAGEM PLUVIAL		
OBRA:	PAVIMENTAÇÃO ASFÁLTICA SOBRE LEITO NATURAL PARTE DA RUA SÃO JORGE		
ENDEREÇO:	PARTE DA RUA SÃO JORGE CENTRO - IRATI - SC		
PROPRIETÁRIO:	PREFEITURA MUNICIPAL DE IRATI - SC CNPJ: 95.990.230/0001-51		
RESPONSÁVEL TÉCNICO:	Engº Civil Amarildo M. Ribeiro - CREA-SC 156004-7		
RESPONSÁVEL TÉCNICO:	Engº Civil Jean C. Tortelli - CREA-SC 182379-4		
RESPONSÁVEL TÉCNICO:	Engº Eletricista Charlan Smaniotto Luzzatto - CREA-SC 127695-8		
DESENHO CAD:	Eliveltro Jesus Passini - CFT-01901295907 Jaison R. dos Santos - CREA SC 178513-5		
DESCRIÇÃO	<table border="1" style="width: 100%;"> <tr> <td style="width: 80%;">IMPLANTAÇÃO - DRENAGEM PLUVIAL SIMBOLOGIA DETALHES A</td> <td style="width: 20%;">PRANCHA: DP. 01/01</td> </tr> </table>	IMPLANTAÇÃO - DRENAGEM PLUVIAL SIMBOLOGIA DETALHES A	PRANCHA: DP. 01/01
IMPLANTAÇÃO - DRENAGEM PLUVIAL SIMBOLOGIA DETALHES A	PRANCHA: DP. 01/01		
ÁREA TOTAL:	2.424,28m²		
ESCALA:	INDICADA		
CONTATO:	E-MAIL: amnoroste@amnoroste.org.br - TEL: (49)3344-1991		