



Título			
CASA POPULAR PADRÃO			
Planta Baixa e Planta de Cobertura			
Local	Área	Escala	Data
Irati/SC	41,65m <sup>2</sup>	INDICADA	04/2019
Proprietário	Responsável Téc.	Prancha	
Município de Irati	AM Noroeste	01/09	

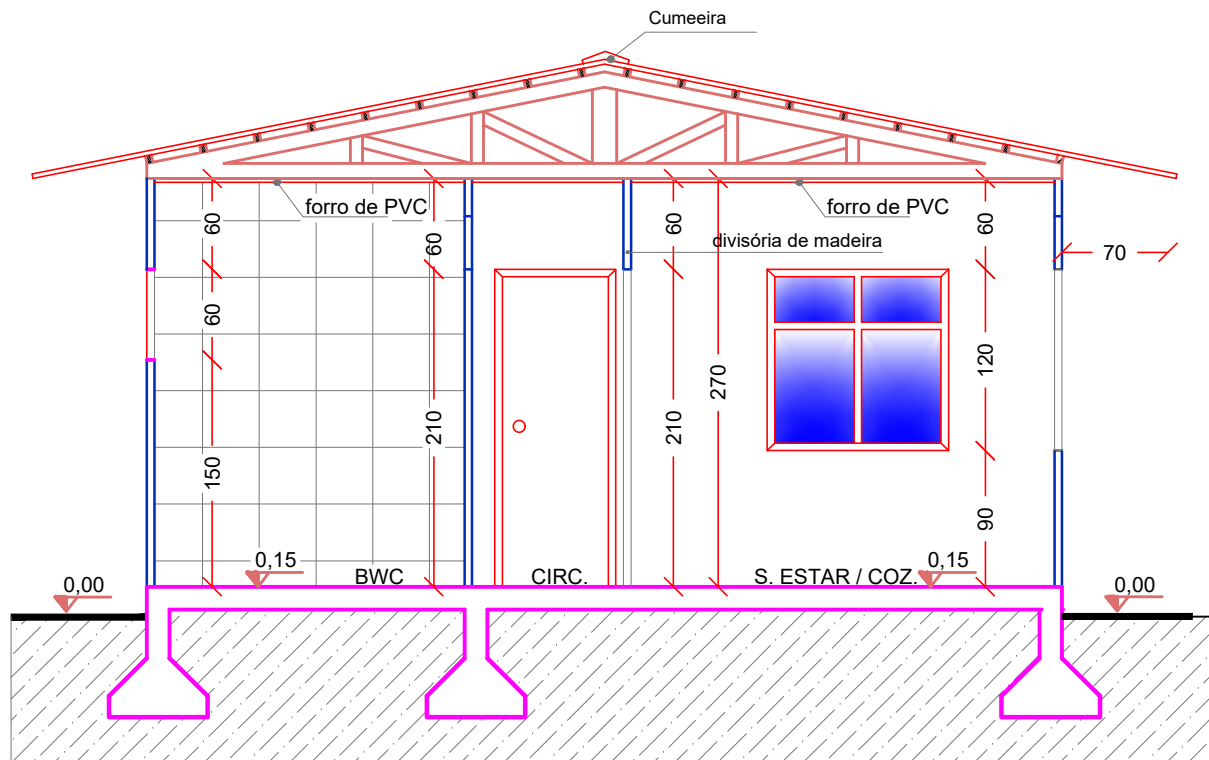


Corte AA

Título			
CASA POPULAR PADRÃO			
Corte A-A			
Local	Área	Escala	Data
Irati/SC	41,65m <sup>2</sup>	INDICADA	04/2019
Proprietário	Responsável Téc.		Prancha
Município de Irati	AM Noroeste		02/09

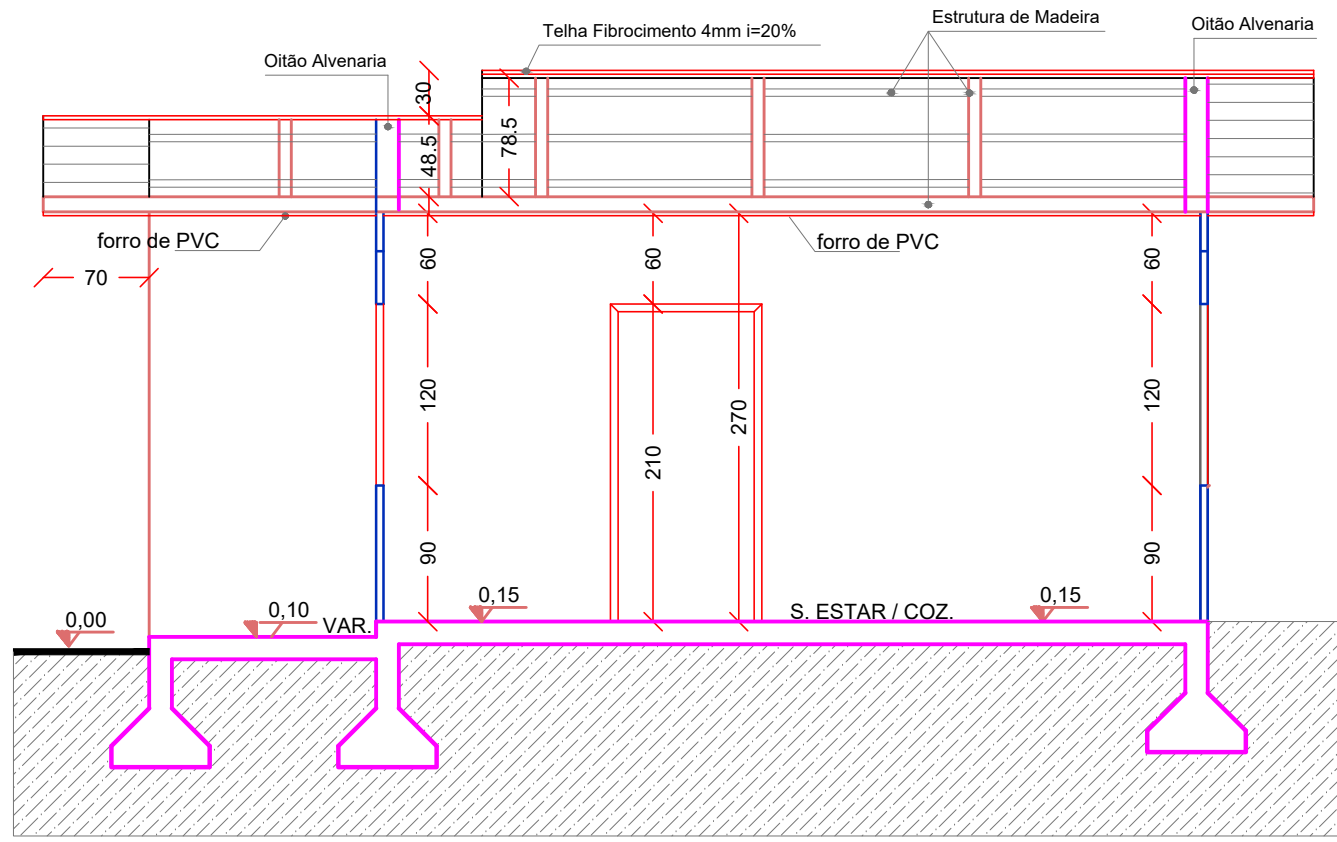

**Corte BB**  
Escala 1/50


Título			
CASA POPULAR PADRÃO			
Corte B-B			
Local	Área	Escala	Data
Irati/SC	41,65m <sup>2</sup>	INDICADA	04/2019
Proprietário	Responsável Téc.		Prancha
Município de Irati	AM Noroeste		03/09

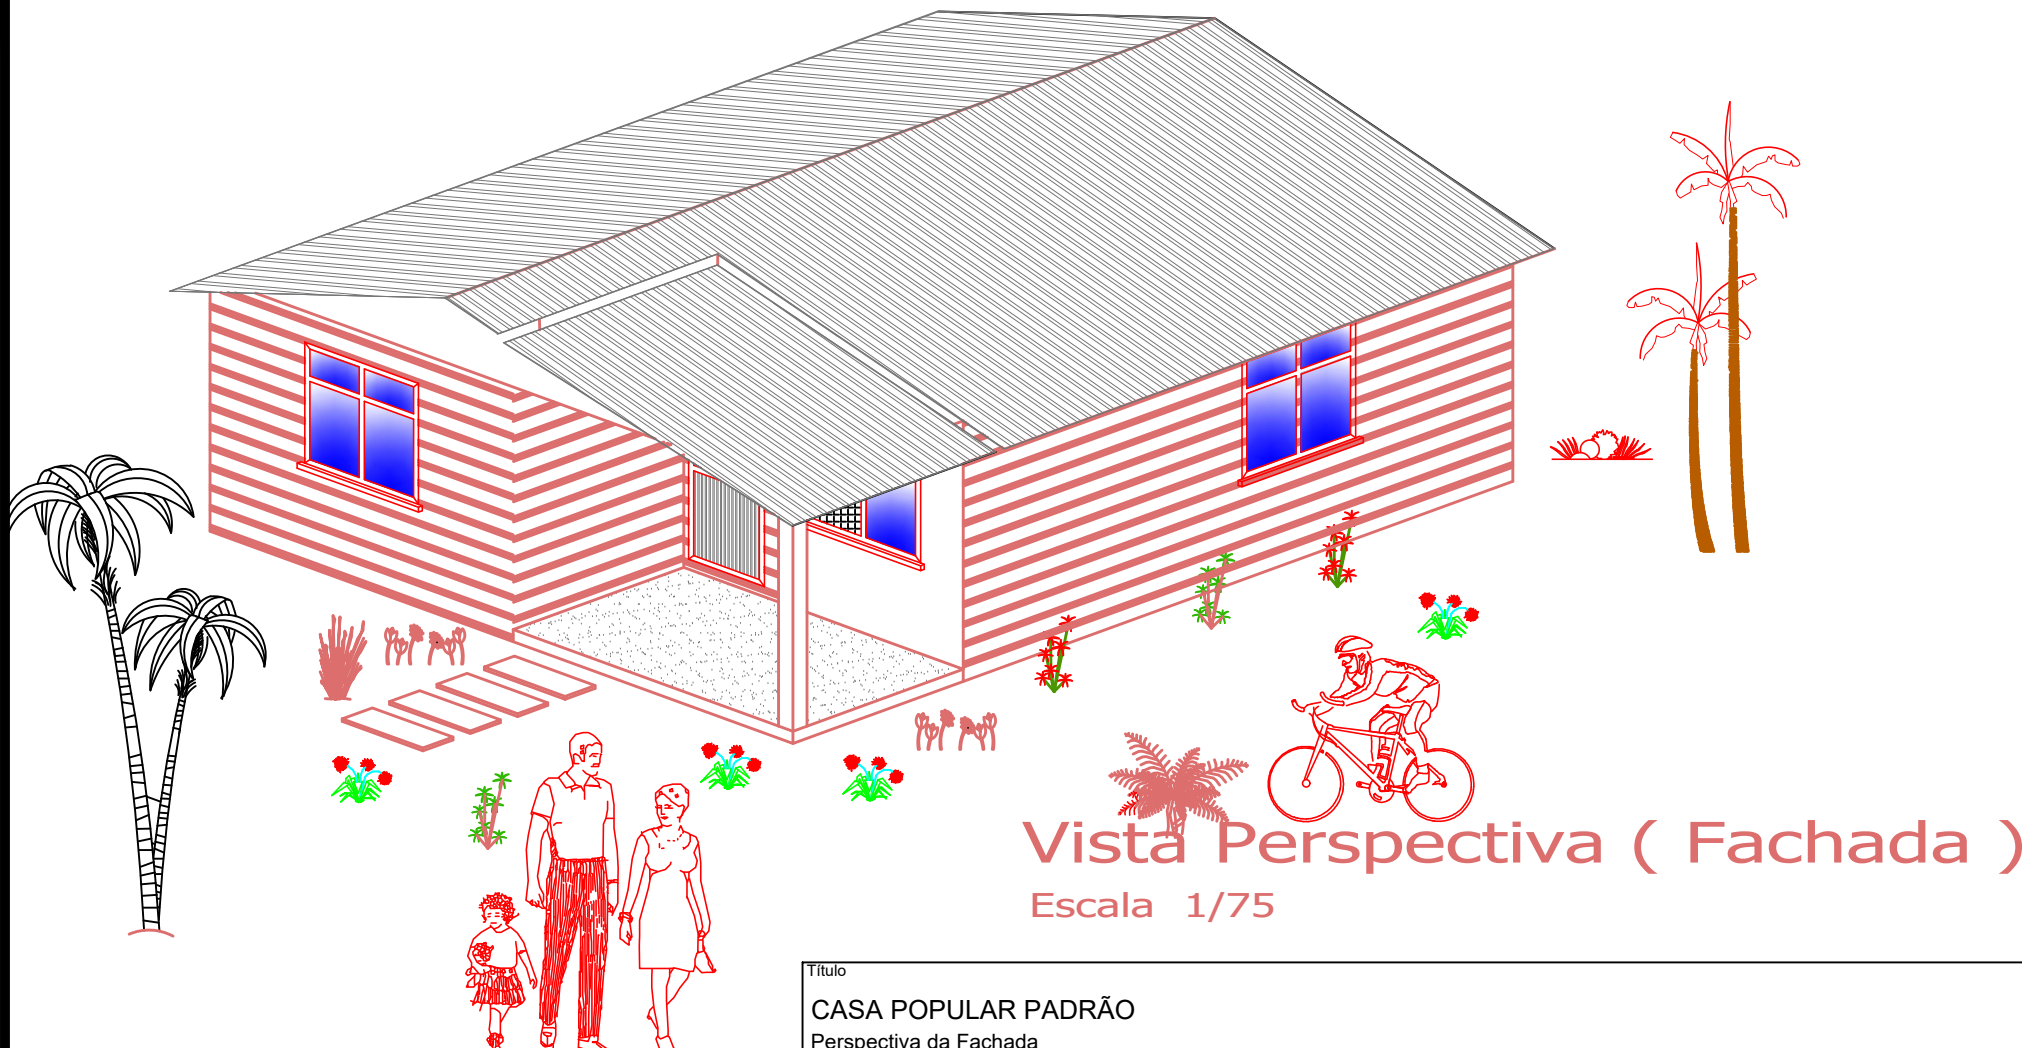

# Vista Perspectiva ( Fachada )

Escala 1/75

Título			
CASA POPULAR PADRÃO			
Perspectiva da Fachada			
Local	Área	Escala	Data
Irati/SC	41.65m <sup>2</sup>	INDICADA	04/2019
Proprietário	Responsável Téc.		Prancha
Município de Irati	AM Noroeste		04/09

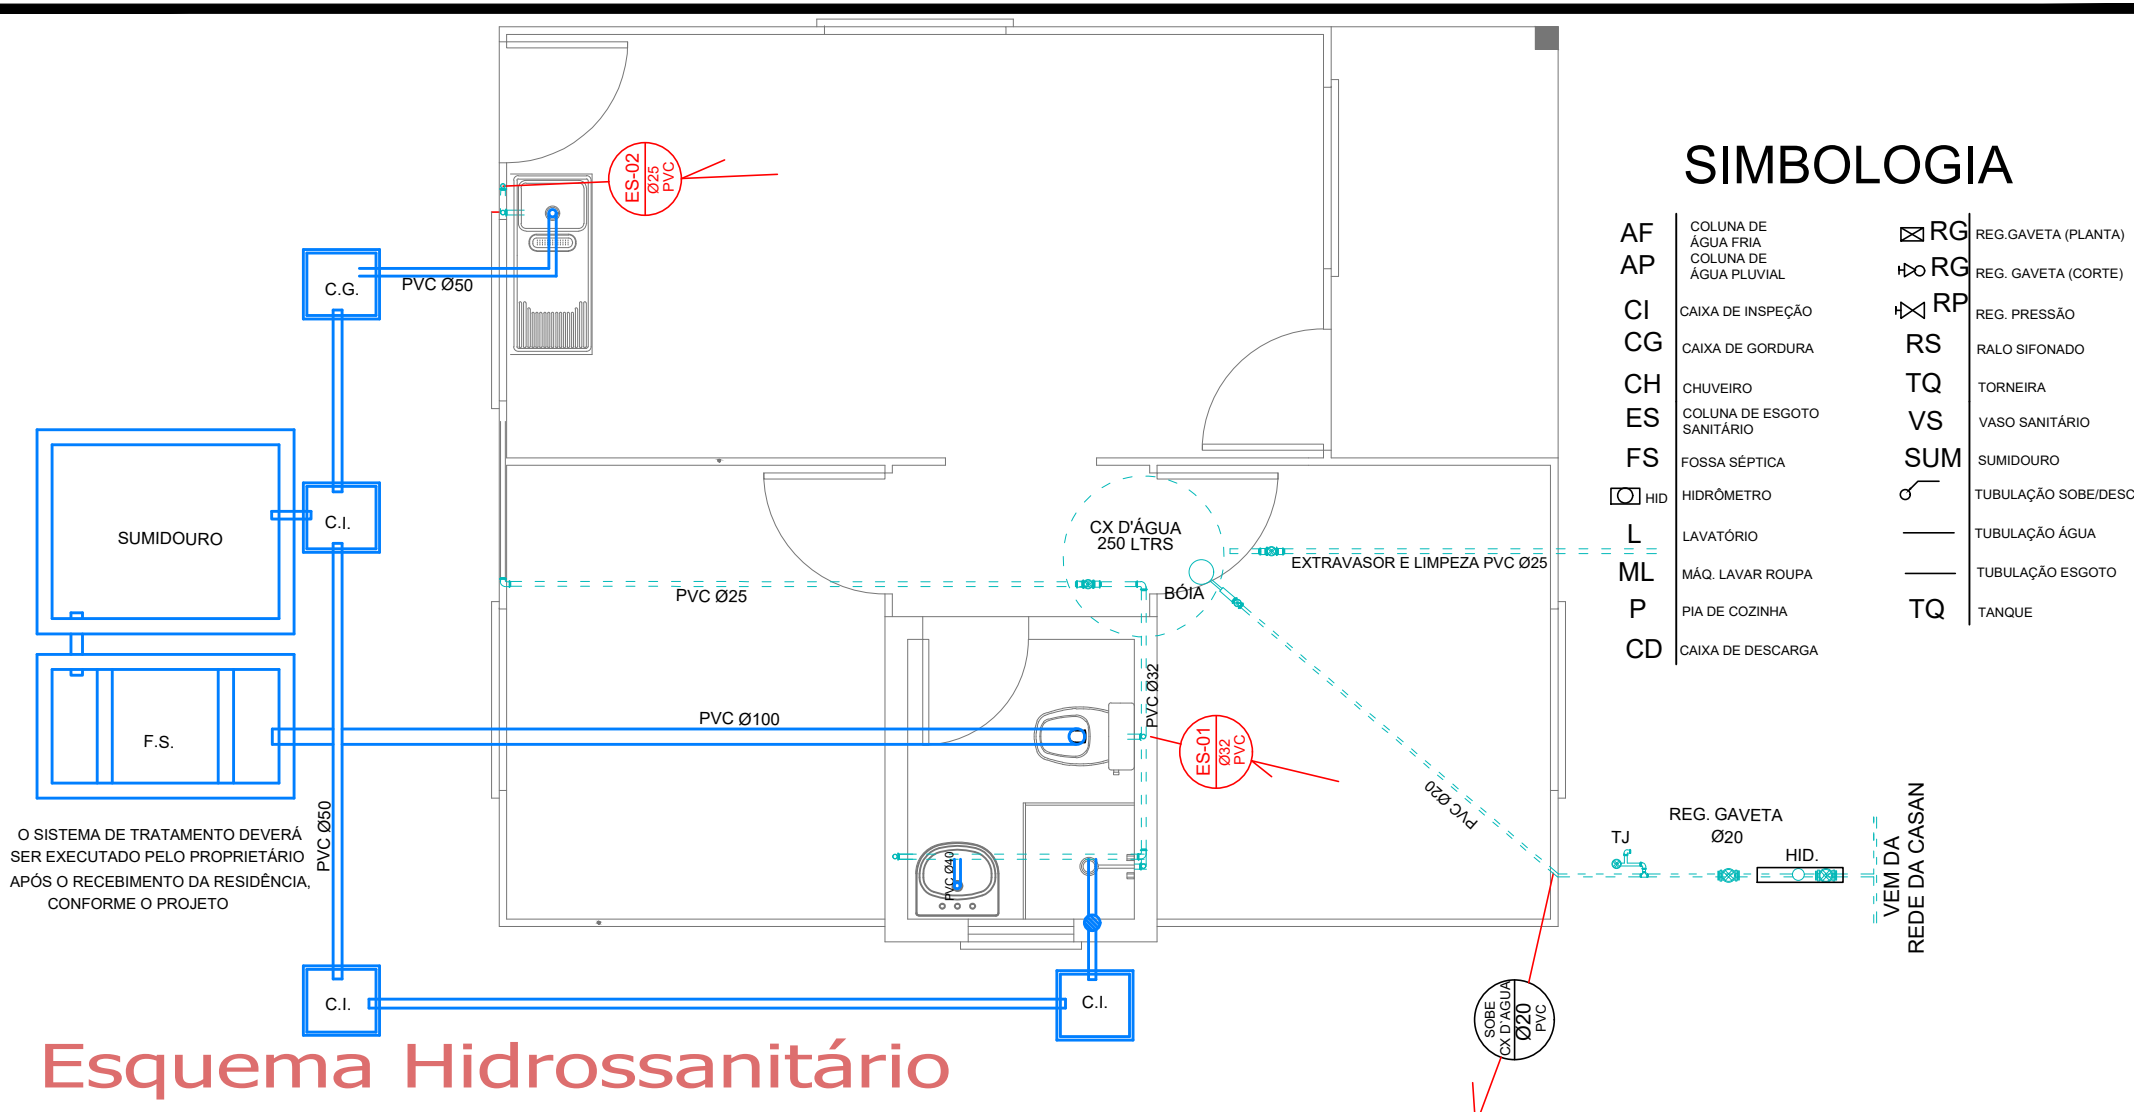

# SIMBOLOGIA



AF	COLUNA DE ÁGUA FRIA	RG	REG. GAVETA (PLANTA)
AP	COLUNA DE ÁGUA PLUVIAL	RG	REG. GAVETA (CORTE)
CI	CAIXA DE INSPEÇÃO	RP	REG. PRESSÃO
CG	CAIXA DE GORDURA	RS	RALO SIFONADO
CH	CHUVEIRO	TQ	TORNEIRA
ES	COLUNA DE ESGOTO SANITÁRIO	VS	VASO SANITÁRIO
FS	FOSSA SÉPTICA	SUM	SUMIDOURO
HID	HIDRÔMETRO		TUBULAÇÃO SOBE/DESC
L	LAVATÓRIO		TUBULAÇÃO ÁGUA
ML	MÁQ. LAVAR ROUPA		TUBULAÇÃO ESGOTO
P	PIA DE COZINHA	TQ	TANQUE
CD	CAIXA DE DESCARGA		

O SISTEMA DE TRATAMENTO DEVERÁ SER EXECUTADO PELO PROPRIETÁRIO APÓS O RECEBIMENTO DA RESIDÊNCIA, CONFORME O PROJETO

## Esquema Hidrossanitário


Escala 1/50

Título			
CASA POPULAR PADRÃO			
Esquema Hidrossanitário			
Local	Área	Escala	Data
Irati/SC	41,65m <sup>2</sup>	INDICADA	04/2019
Proprietário	Responsável Téc.		Prancha
Município de Irati	AM Noroeste		05/09

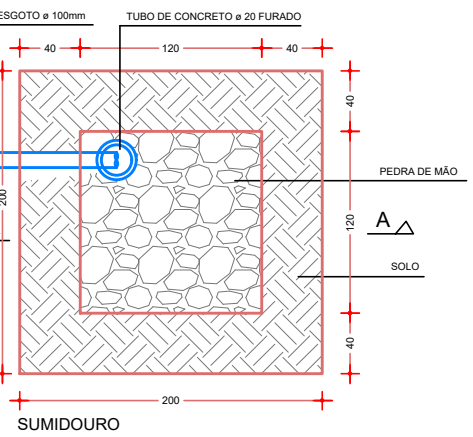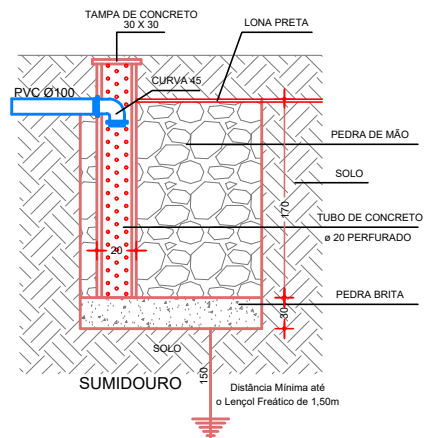


NÃO EXISTE POÇO DE CAPTAÇÃO DE ÁGUA NO MESMO TERRENO, E NEM NOS TERRENOS VIZINHOS A UMA DISTÂNCIA MENOR QUE 15 METROS


**PLANTA BAIXA SUMIDOURO**  
ESCALA - VISUAL

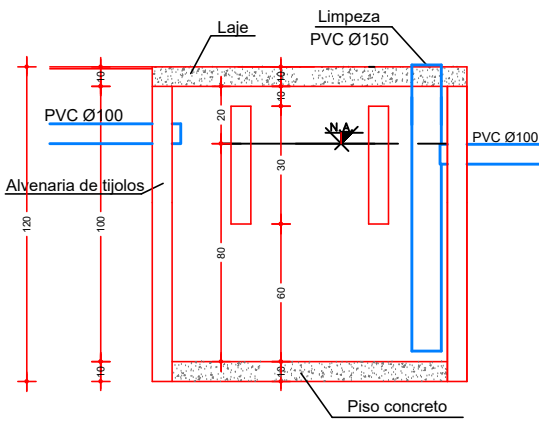


**FOSSA SÉPTICA**  
CORTE AA  
ESCALA - VISUAL

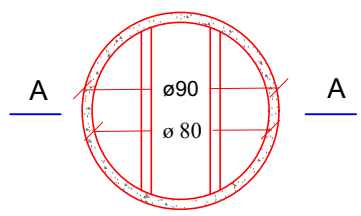


**FOSSA SÉPTICA**  
ESCALA - VISUAL

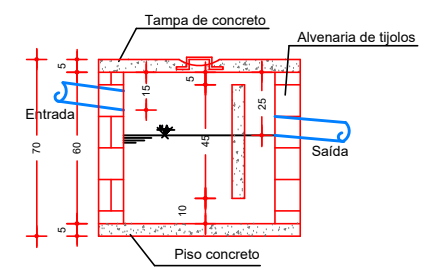


**CORTE AA**

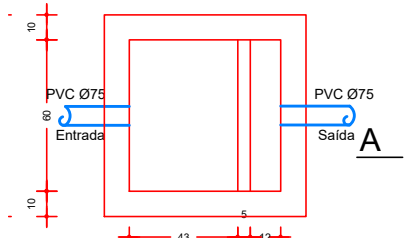

**PLANTA BAIXA CAIXA DE GORDURA**  
ESCALA.....S/N

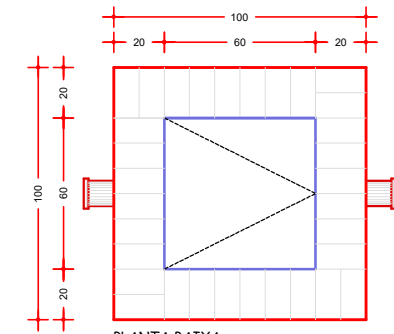


**PLANTA BAIXA**

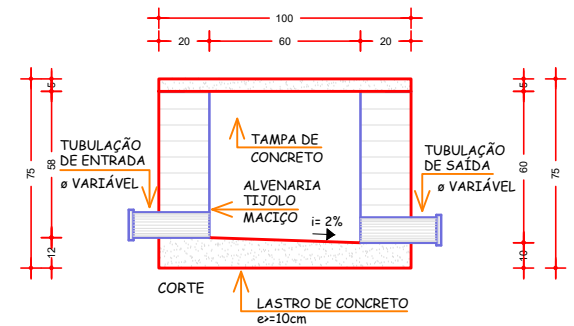


**CAIXA DE INSPEÇÃO**  
ESCALA.....S/N

OBS: DIMENSÕES EM CM


Título			
<b>CASA POPULAR PADRÃO</b>			
Detalhes do Esquema Hidrossanitário			
Local	Área	Escala	Data
Irati/SC	41,65m <sup>2</sup>	INDICADA	04/2019
Proprietário	Responsável Téc.		Prancha
Município de Irati	AM Noroeste		06/09

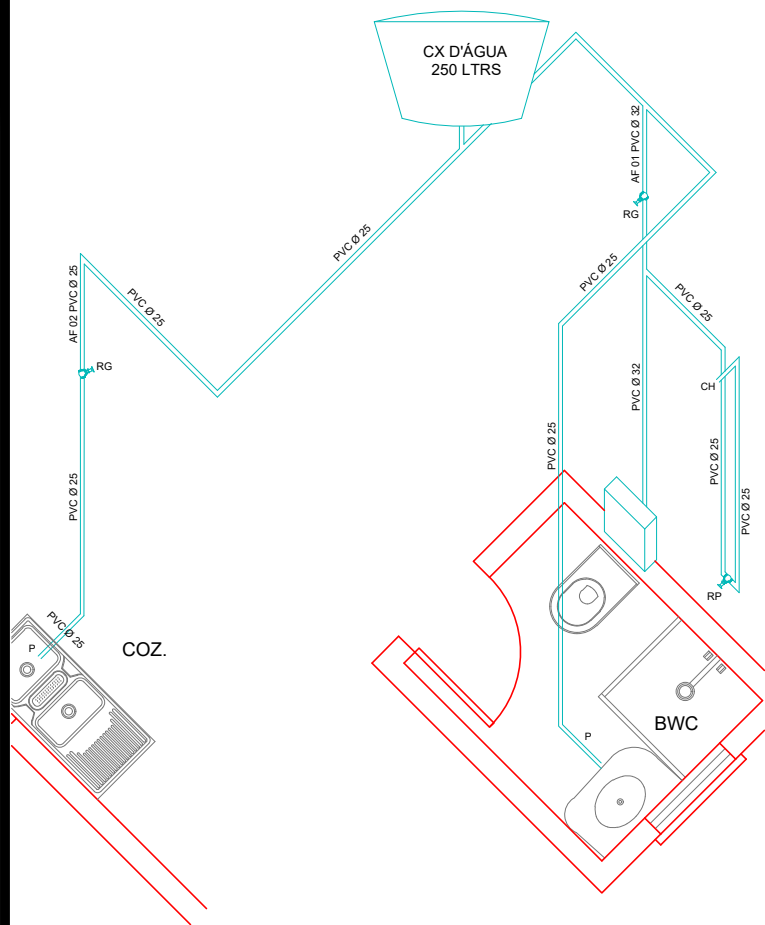


**Isométrica Cozinha / Bwc**  
Escala 1/50

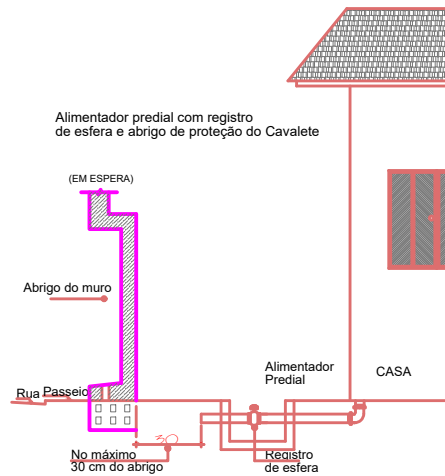


**Detalhes do Abrigo para instalação do Cavalete para ligação d'Água**  
Escala Não Indicada

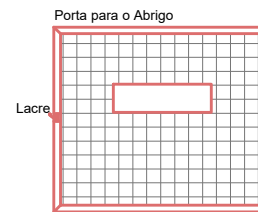

Dimensões do Abrigo para execução da ligação em muro ou parede com a proteção para o cavalete.

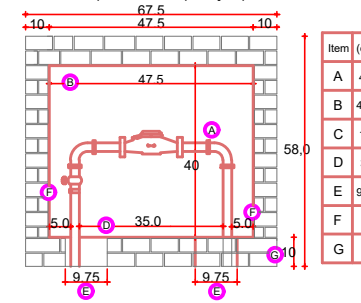


Gabarito da Base do Abrigo - Para instalação do Cavalete.

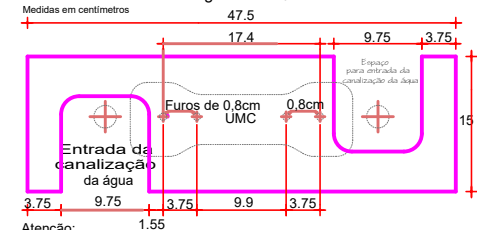


Atenção: As medidas do gabarito devem ser respeitadas para a correta instalação do Cavalete.

Dimensões do Abrigo para execução da ligação em muro ou parede

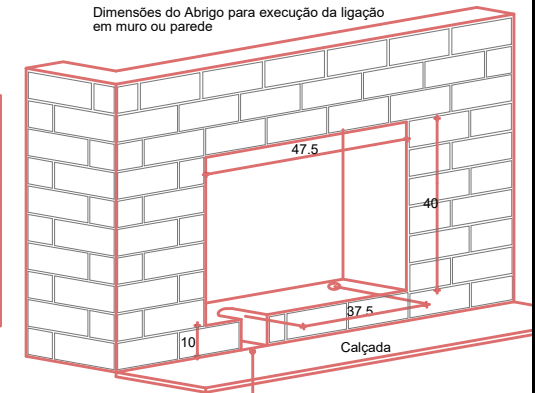


O espaço para entrada da canalização de água não deve estar pavimentado.

Título			
CASA POPULAR PADRÃO			
Detalhes do Esquema Hidrossanitário			
Local	Área	Escala	Data
Irati/SC	41.65m <sup>2</sup>	INDICADA	04/2019
Proprietário	Responsável Téc.		Prancha
Município de Irati	AM Noroeste		07/09

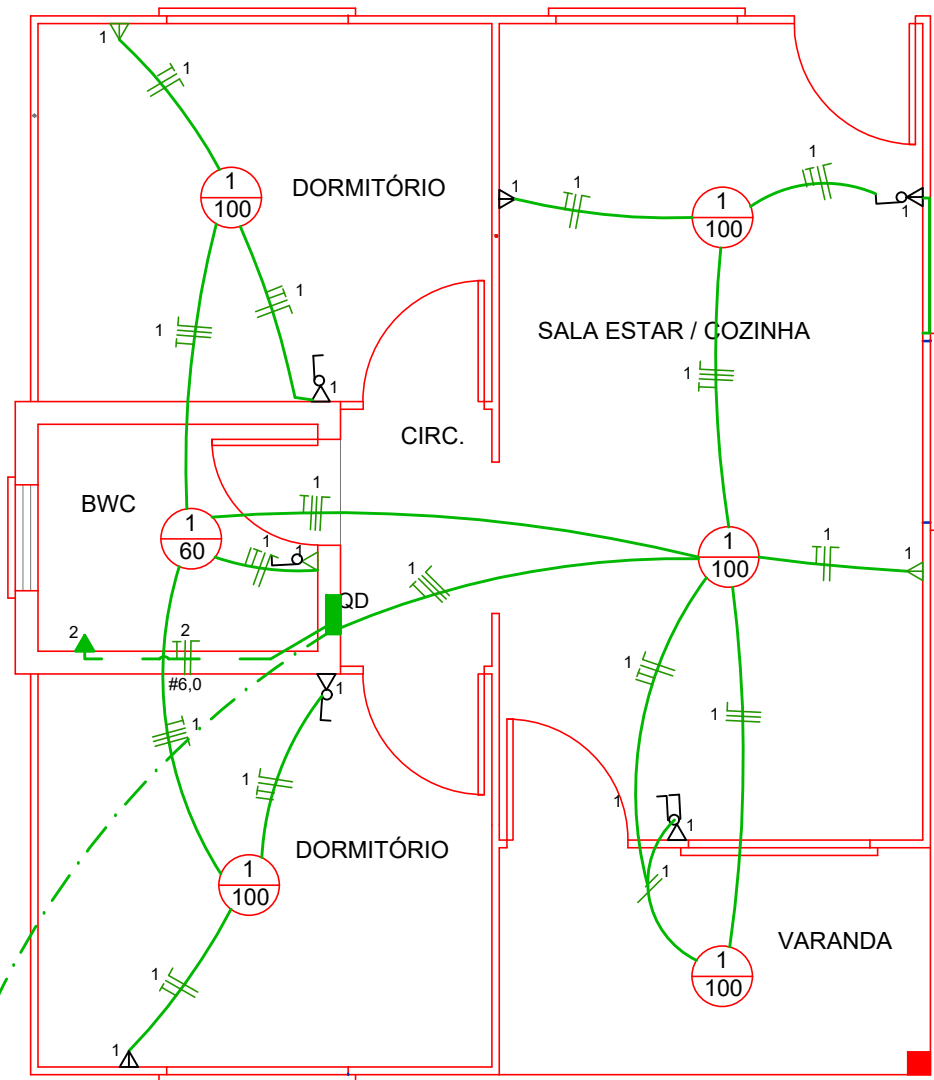

### QUADRO DE CARGAS CD

CIRC.	LÂMPADAS (W)			TOMADAS (W)			TOTAL (W)	FIO (mm <sup>2</sup> )	DISJUNTOR (amperes)	TENSÃO (volts)
	2X40	60	100	100	Cozinha 600	Ar cond. 2.500				
01		02	05	11			1.720	2,5	20	220
04							6.000	6,0	30	220
<b>TOTAL</b>		<b>02</b>	<b>05</b>	<b>11</b>			<b>7.720W</b>			

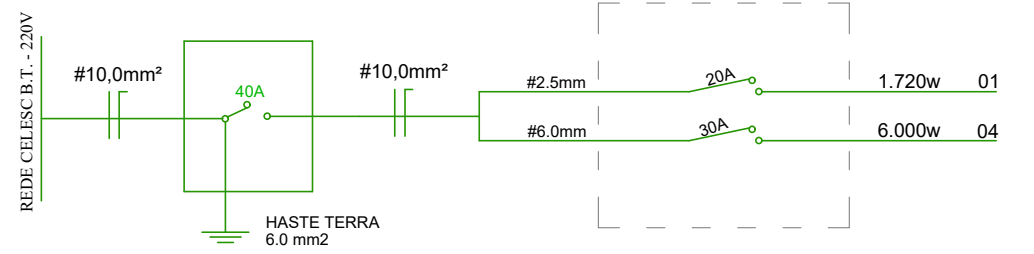

## Esquema Elétrico




















Escala 1/50




Título			
<b>CASA POPULAR PADRÃO</b>			
Esquema Elétrico e Detalhes			
Local	Área	Escala	Data
Irati/SC	41,65m <sup>2</sup>	INDICADA	04/2019
Proprietário	Responsável Téc.		Prancha
Município de Irati	AM Noroeste		08/09



## SIMBOLOGIA - PROJETO ELÉTRICO

-  LÂMPADA INCANDESCENTE - 100 w
-  LÂMPADA FLUORESCENTE - 2 X 40w
-  ARANDELA 60W
-  INTERRUPTOR SIMPLES
-  INTERRUPTOR 2 TECLAS
-  INTERRUPTOR 3 TECLAS
-  INTERRUPTOR PARALELO
-  TOMADA TRIPOLAR - 100w - h = 1.10m DO PISO
-  TOMADA TRIPOLAR - 100w - h = 0.30m DO PISO
-  TOMADA NA PAREDE - 600w
-  TOMADA AR-CONDICIONADO À 2,10 m DO PISO- 2.500w
-  TOMADA TRIPOLAR À 2,20 m DO PISO - 6000W
-  PONTO TELEFONE E INTERNET h= 0.30m DO PISO
-  FIAÇÃO PARA AR-CONDICIONADO
-  FIAÇÃO TELEFONE E INTERNET
-  QD - QUADRO DE DISTRIBUIÇÃO
-  CX. PASS - CAIXA DE PASSAGEM
-  QUADRO DE MEDIÇÃO PADRÃO CELESC
-  FIOS: NEUTRO, FASE, RETORNO, TERRA

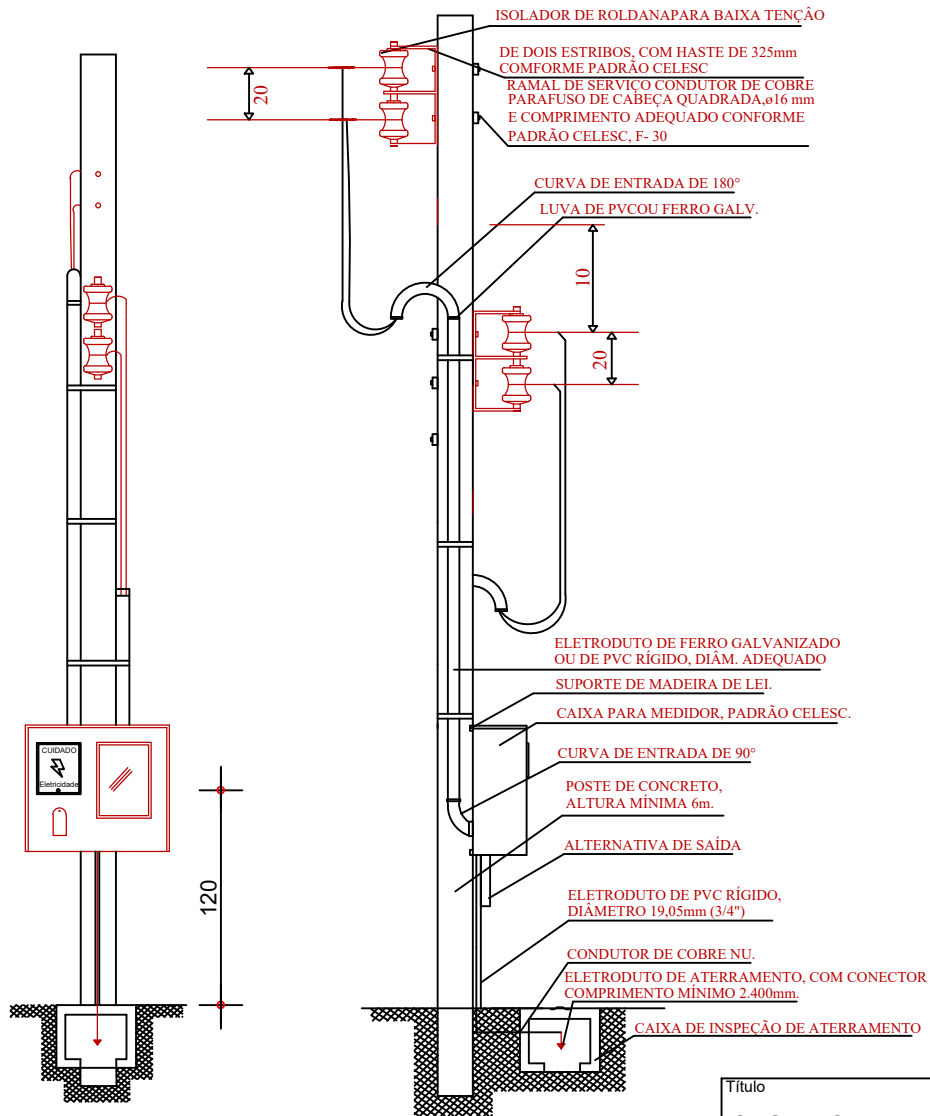

Título

CASA POPULAR PADRÃO

Detalhes do Esquema Elétrico

Local

Irati/SC

Área

41,65m<sup>2</sup>

Escala

INDICADA

Data

04/2019

Proprietário

Responsável Téc.

Prancha

Município de Irati

AM Noroeste

09/09